
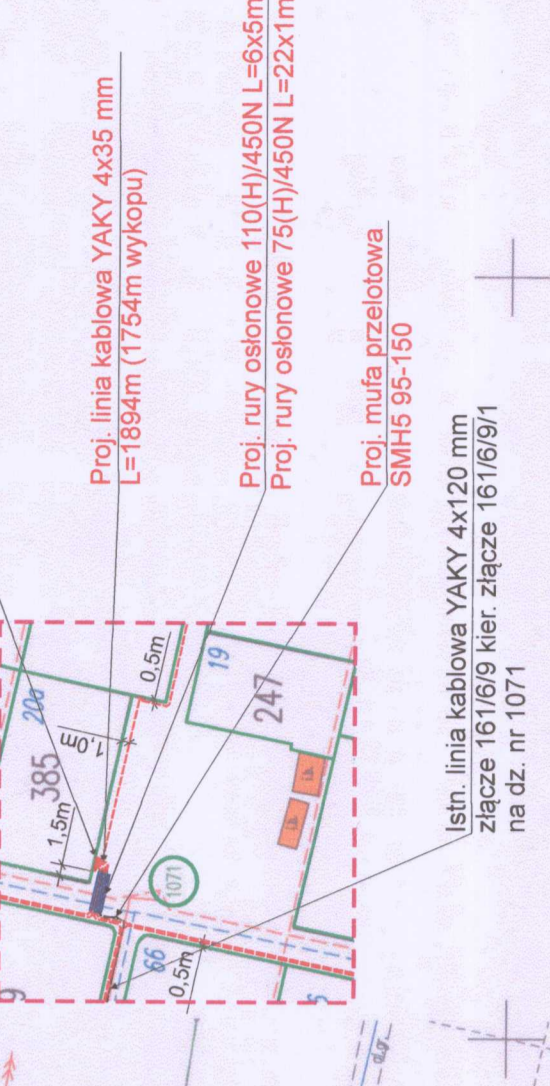


Jednostka projektowa	Firma Usługowo - Handlowa Benon Jąder 64-200 Wolsztyn, ul. Słódowa 1	
Inwestor	Polski Związek Dzielnikowców, Rodzinny Ogród Dzielnikowy MEBLARZ ul. Źródłana, 64-200 Wolsztyn	
Stadium	Projekt Budowlany	
Tytuł rysunku	Projekt zagospodarowania terenu	
Temat	Remont wewnętrznej linii nr 0.4 kV zasilającej w energię elektryczną ogrody działkowe w m. Wolsztyn ul. Źródłana na dz. nr 1071	
Adres zadania	Wolsztyn, ul. Źródłana dz. nr 1071	
Projektował	mgr inż. Benon Jąder	Nr rysunku 1
Asystent Projektanta	inż. Tomasz Pietrzak	04-2022




F.U.H. AMPER

 z up. Tomasz Pietrzak



- Legenda:**
- Granica ogrodu robinnego
 - Granica działki robinnego
 - Granica działki ewidencyjnej
 - Przewód sieci wodociągowej
 - Przewód sieci energetycznej
 - Przewód sieci kanalizacyjnej
 - Orientacyjny przewód sieci wodociągowej
 - Orientacyjny przewód sieci energetycznej

Skala 1:1000
 Data opracowania: kwiecień 2022r.

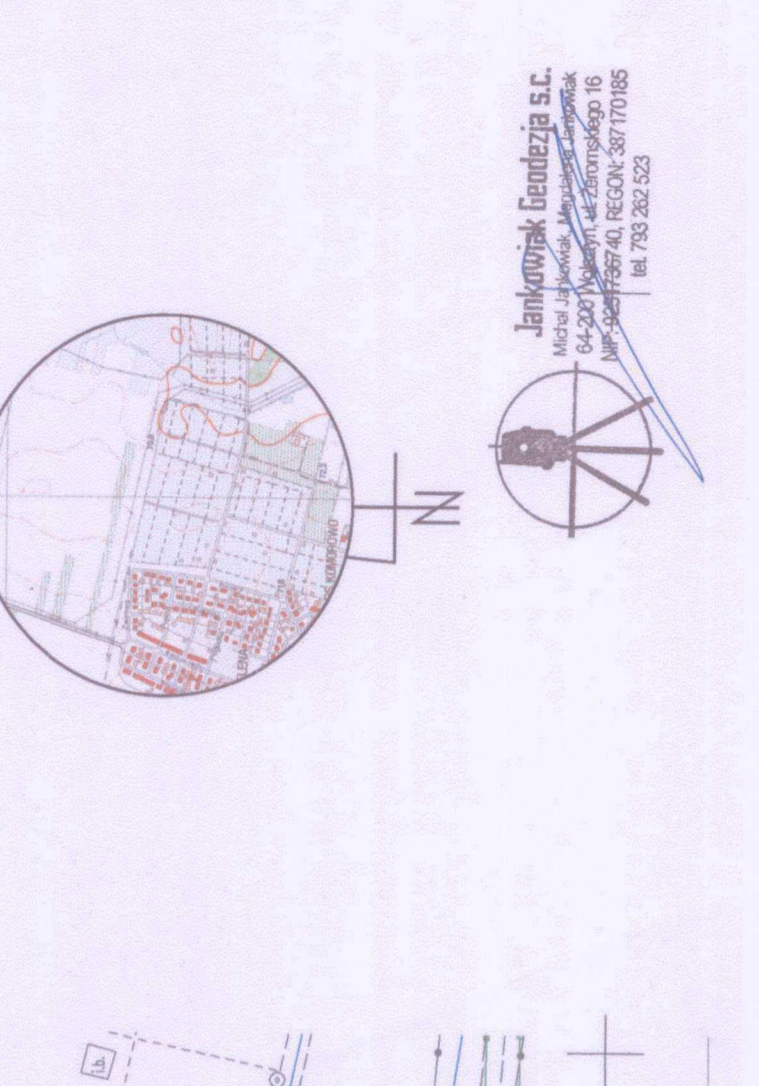

- LEGENDA**
- Projektowana linia kablowa
 - Projektowane złącze kablowe
 - Projektowane rury ochronne DVK 75(H)/450N (długości na planie)